


<b>BIURO NADZORÓW I DOKUMENTACJI</b>	
<b>ROBOTY INŻYNIERYWYKONAWCZA - STEFAN STRĄK</b>	
Obiekt: Wodociąg grupowy "Dobre"	Zadanie: Sieć wodociągowa z przyłączami w m. Białkówek, Włcho, Mleczko, Gęsinia
Projektant: Krzysztof Krok Upz.61.424/14/13/81	Skala: 1:1000
Opis: Stacja Stręk Upz.61.7342/101/14/94	Nr. ps. 4

**LEGENDA**

- zakres opracowania geodezyjnego
- sieć wodociągowa
- przyłącza wodociągowe
- istn. uzbrojenie do likwidacji
- hydrant przeciwpożarowy nadziemny
- zasuwa wodociągowa
- studzienka wodociągowa
- rura osłonowa
- wyścił wodociągowy

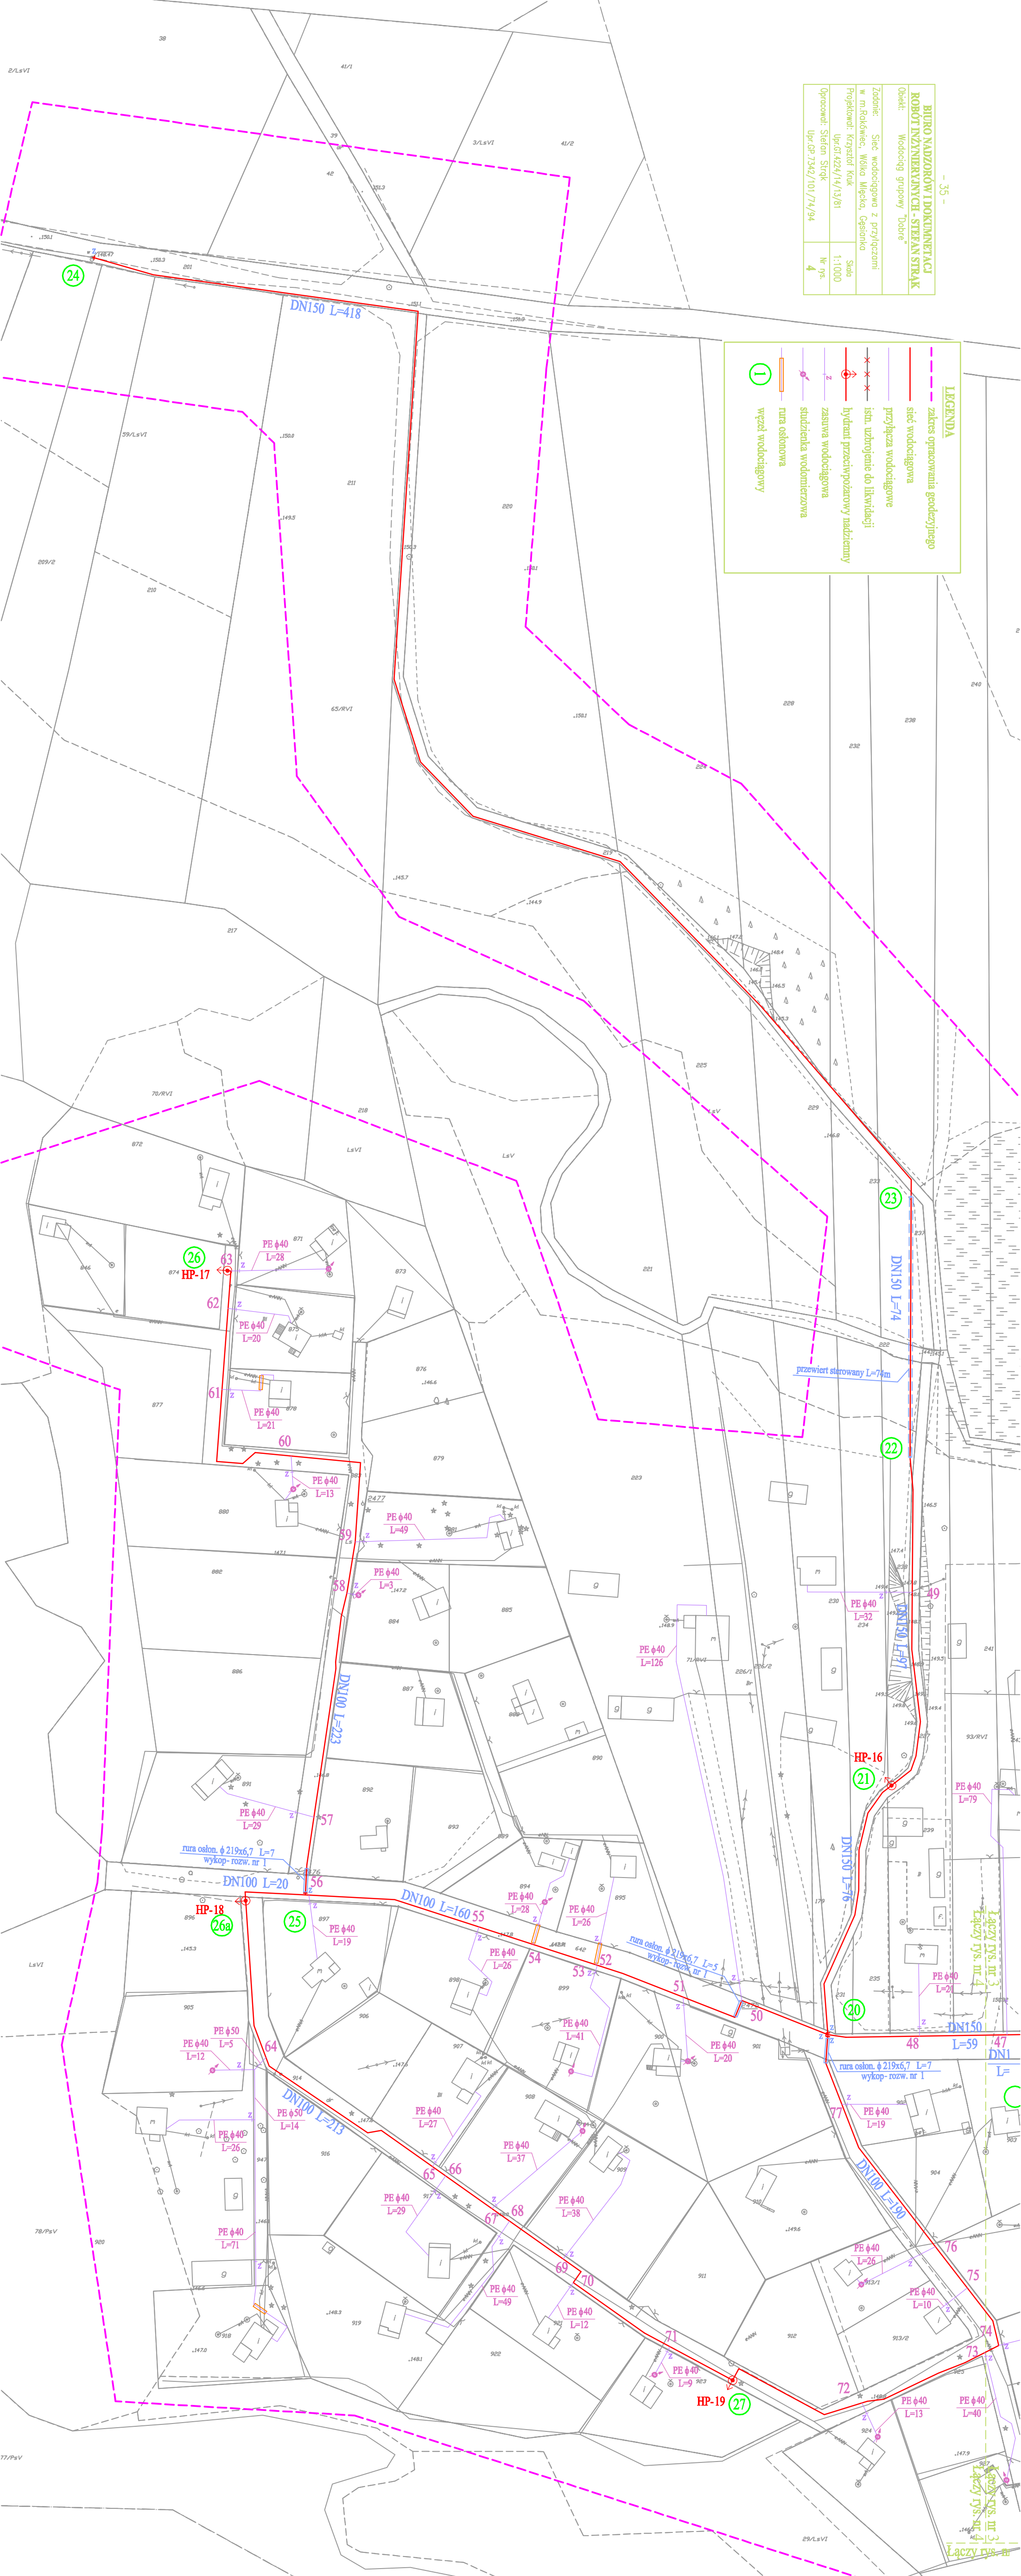

ŁĄCZY RYS. NR 3  
ŁĄCZY RYS. NR 4  
ŁĄCZY RYS. NR 5