


STARAPOŁA MIŃSKI
 PRACOWNIA INŻYNIERSKA
 W OBLASTY KANALIZACJI I WYKONSTRAKCYJNEJ
 ul. Młodych Polaków 1
 20-030 Stara Poła
 tel. 15 821 13 13
 2017-05-19

USŁUGI GEOINŻYNIERSKIE
 "GEOINŻYNIERSKI PRACOWNIA"
 ul. Siedziwój 13
 20-030 Stara Poła
 tel. 15 821 13 13
 2017-05-19

ZAKŁAD INŻYNIERSKI
 "GEOINŻYNIERSKI PRACOWNIA"
 ul. Siedziwój 13
 20-030 Stara Poła
 tel. 15 821 13 13
 2017-05-19

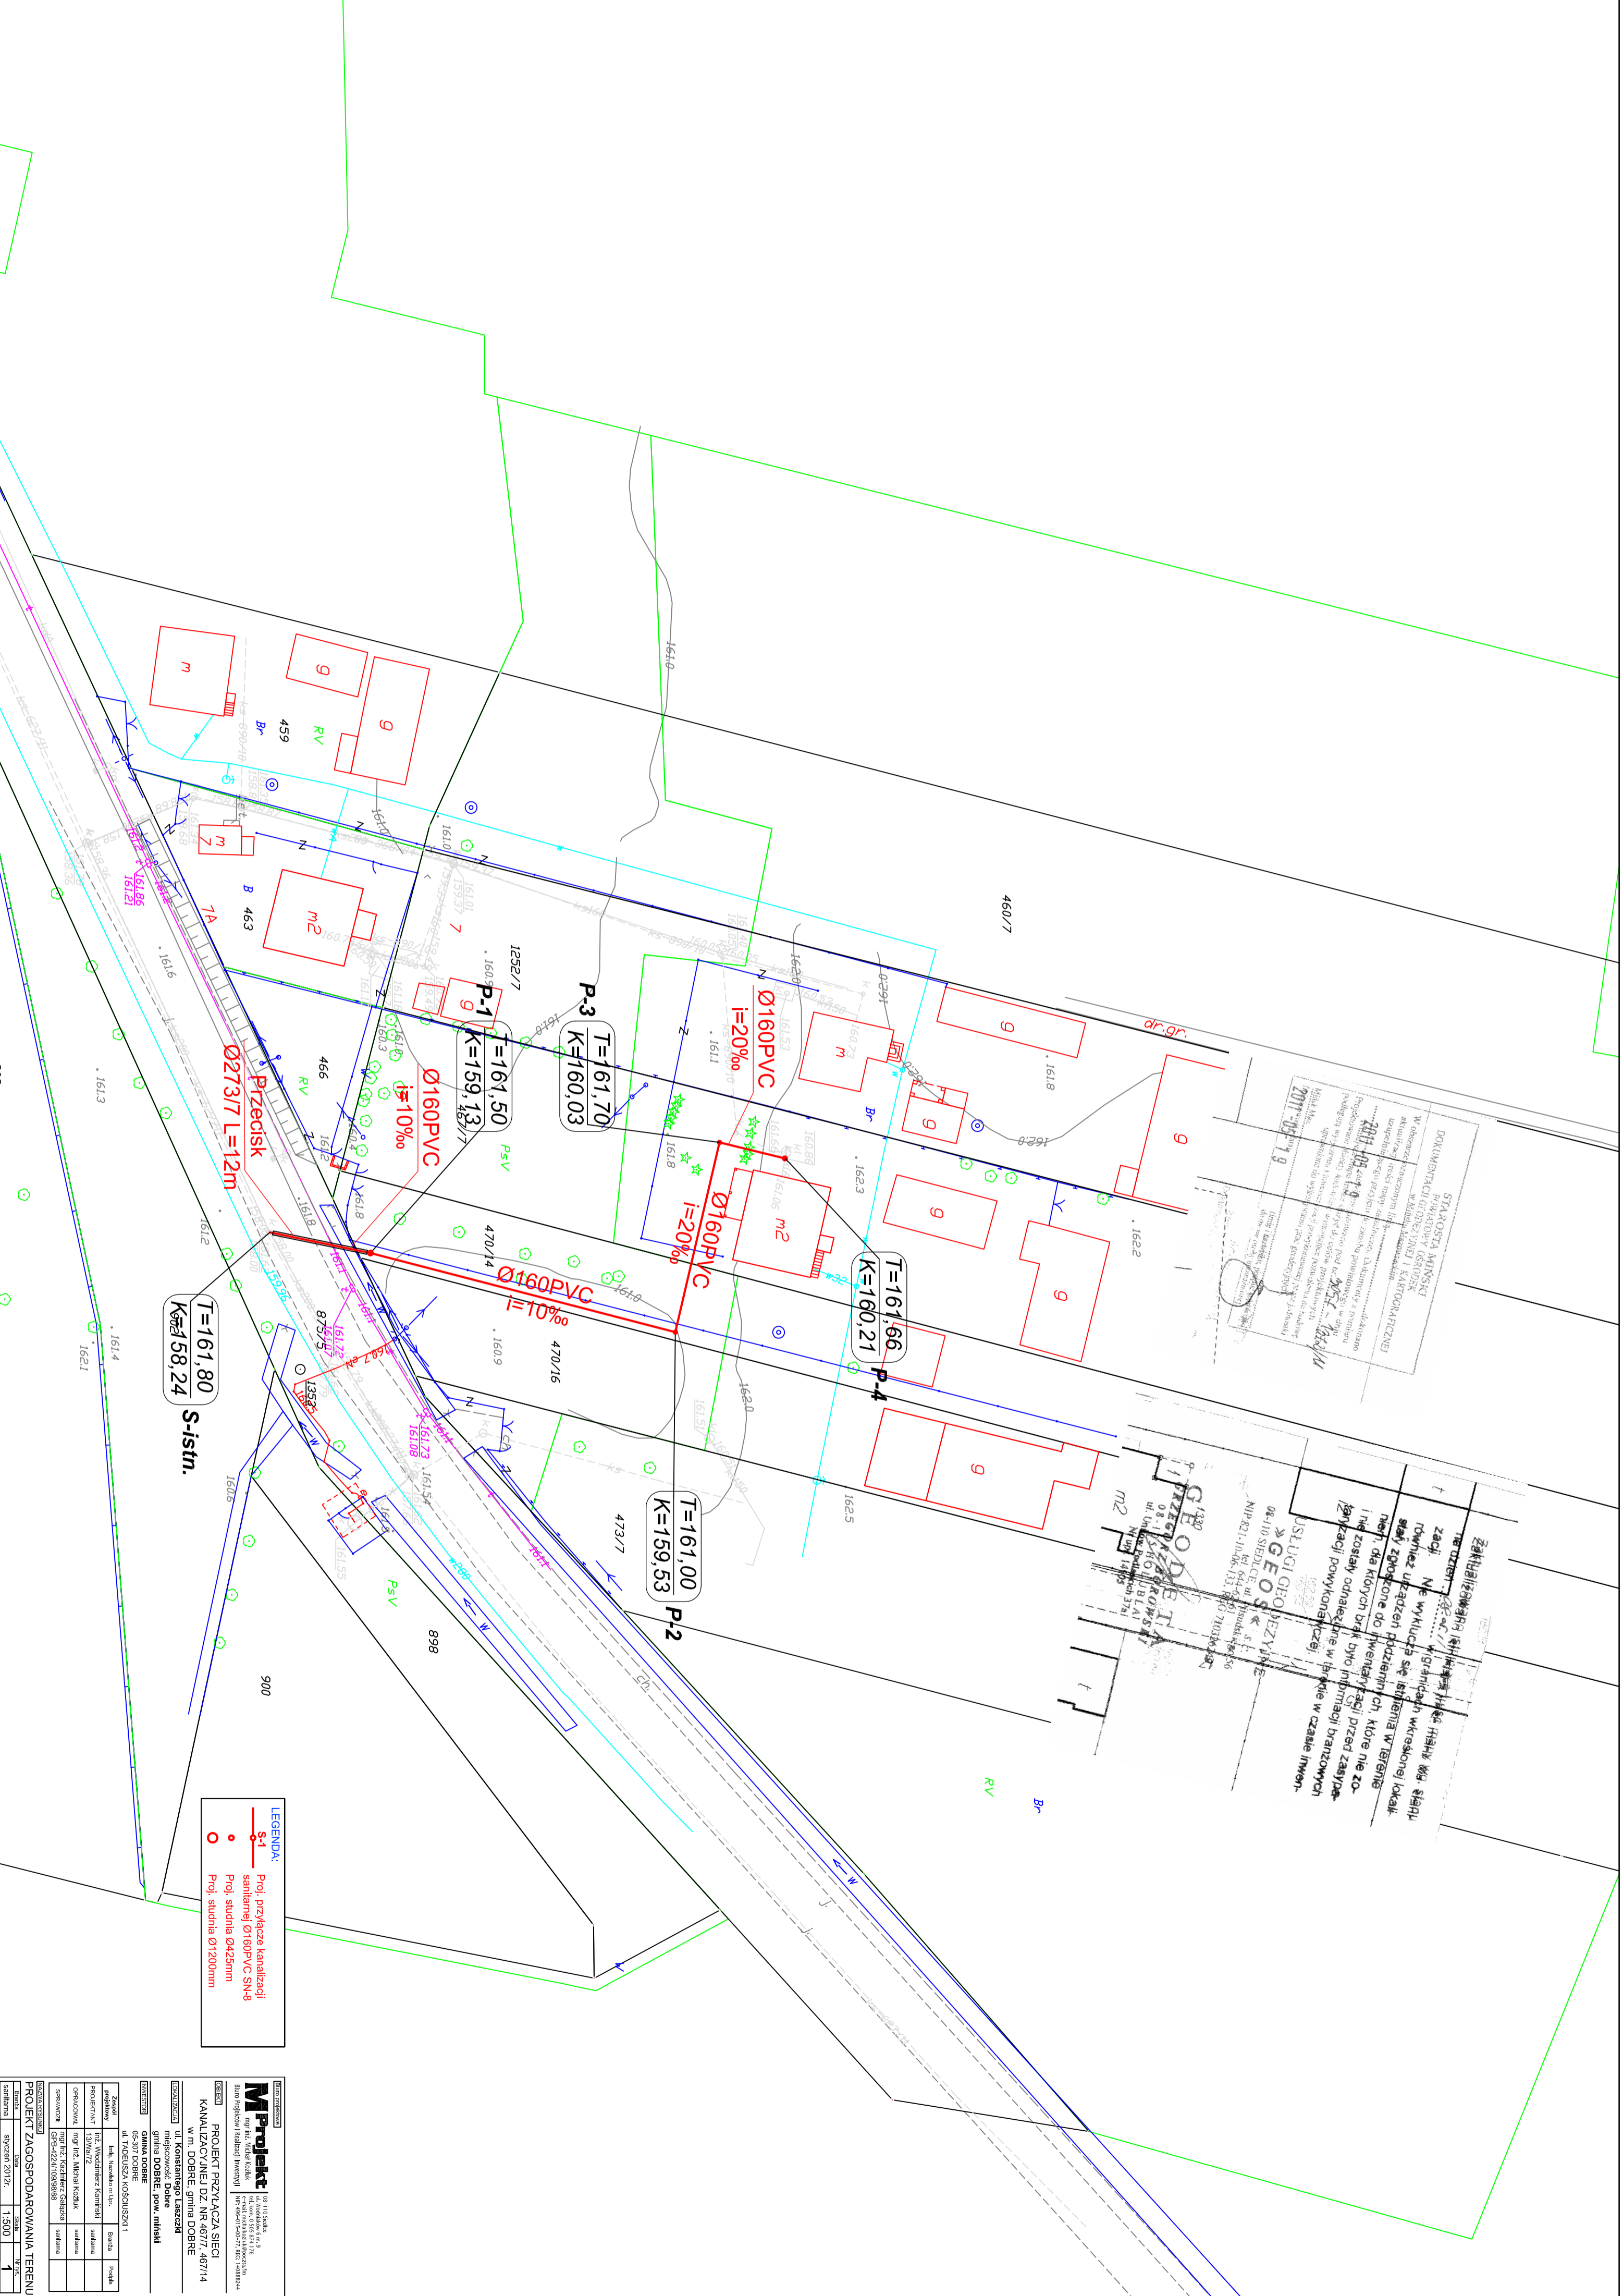

LEGENDA:
 S-1 Proj. przyłącza kanalizacji sanitarnej Ø160PVC SN-8
 P-1, P-2, P-3, P-4 Proj. studnia Ø1200mm
 S-1 Proj. studnia Ø1200mm

MProjekt 04-110 046
 ul. Władysława Wokosza 1
 20-030 Stara Poła
 tel. 15 821 13 13
 2017-05-19

PROJEKT PRZYŁĄCZA SIECI KANALIZACYJNEJ DZ. NR 467/7, 467/14 w m. DOBRZE, gmina DOBRZE ul. Konstancjusza Łaszczyńskiego, pow. miński

Projektant	mgr inż. Michał Kociński	członek
Opisownik	mgr inż. Michał Kociński	członek
Wykonawca	GRB-4224/108/98/98	członek

PROJEKT ZAGOSPODAROWANIA TERENU
 Skala: 1:500
 Strona: 1 z 1