


ZAZNACZONO
 Z ORYGINAŁEM

mgr inż. Bartłomiej Szczęśniak
 MAZ/0589/P/06/12
 Uprawnienia budowlane do projektowania bez ograniczeń
 w szczególności instalacyjnej w zakresie sieci, instalacji
 i urządzeń elektrycznych i elektroenergetycznych

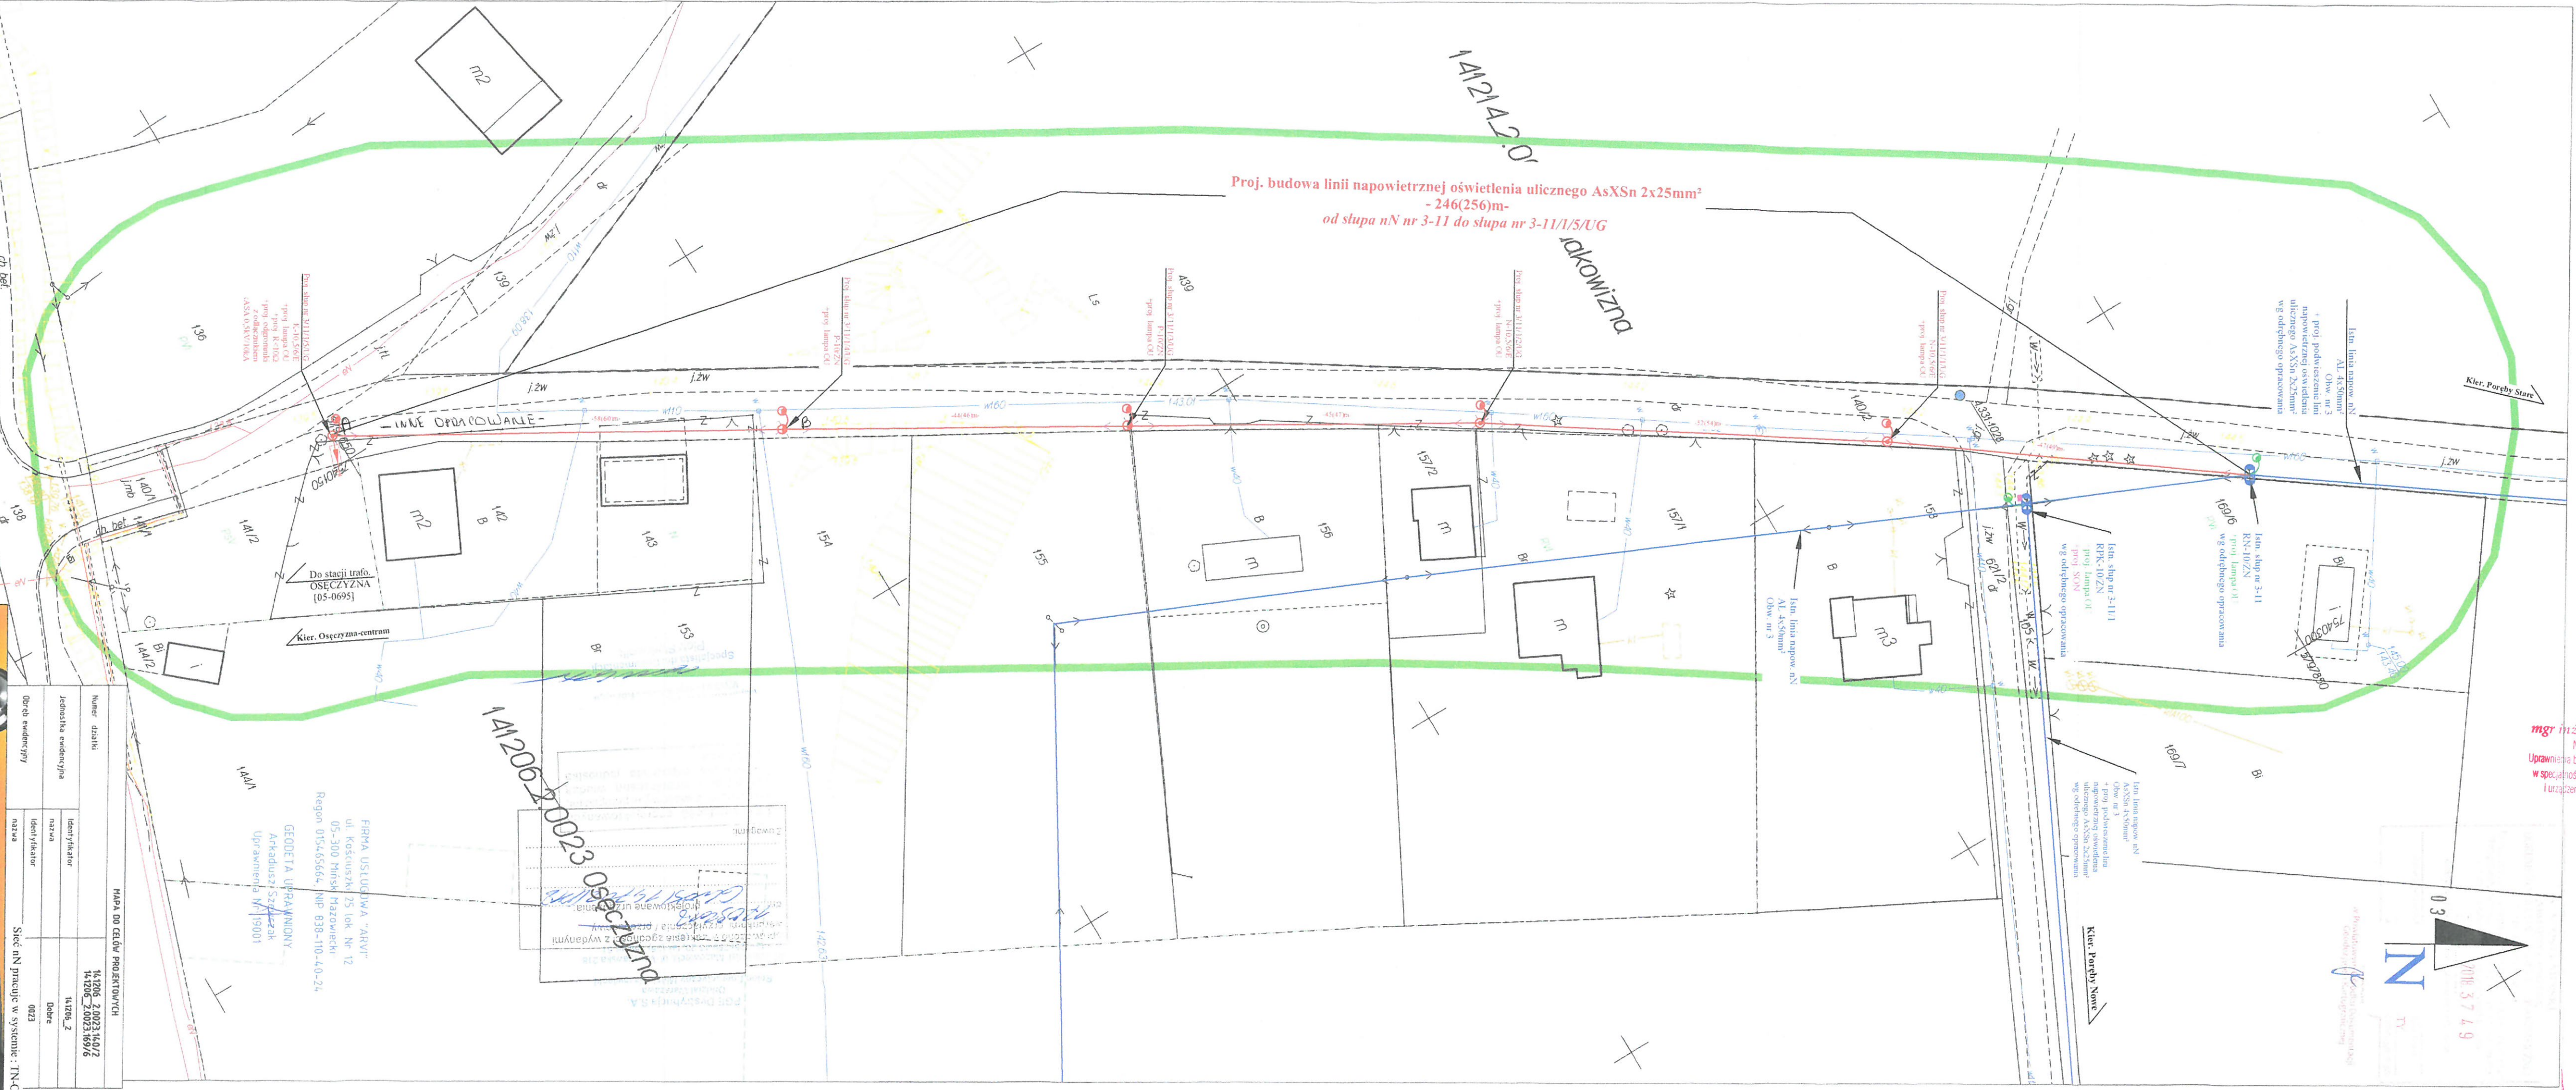

MAPA DO CELÓW PROJEKTOWYCH

Numer działki	141206_2 0023 140/2
Identyfikator	141206_2
Jednostka endogeniczna	Dobrze
Identyfikator	0023
Obraz ewidencyjny	Sić nN pracuje w systemie - TN-C

FIRMA USŁUGOWA "ARVI"
 ul. Kosciuszki 25 lok. Nr 12
 05-300 Mińsk Mazowiecki
 Regon 015465664, NIP 838-110-40-24
 GEODETA UPRAWNIENY
 Arkadiusz Szczęśniak
 Uprawnienia M/19001

**ZAKAD INSTALACJI ELEKTRYCZNYCH
 BARTŁOMIEJ SZCZESNIAK**

Wykonawca	Zakład Instalacji Elektrycznych Bartłomiej Szczęśniak	PROJEKTANCI	mgr inż. Bartłomiej Szczęśniak
Projektant	Sułki, ul. Leśna 27, 05-300 Mińsk Maz.	mgr inż. Arkadiusz Szczęśniak	PROJEKTANT
INWESTOR	Gmina Dobrze	mgr inż. Arkadiusz Szczęśniak	PROJEKTANT
OBJEKT	PROJEKTOWANIE I REALIZACJA WYKONANIE PRAC budowlanych i elektrycznych w zakresie sieci, instalacji i urządzeń elektrycznych i elektroenergetycznych	mgr inż. Arkadiusz Szczęśniak	PROJEKTANT
TEMAT	AsXSn 2x25mm² w m. Osieczyna gm. Dobrze	data: VII-2018	RYN. NR.
MIKROKONTROLA	PROJEKT BUDOWLANO-WYKONAWCZY	skala: 1:500	2