


RZUT PARTERU - SEGMENT 'A' skala 1 : 100

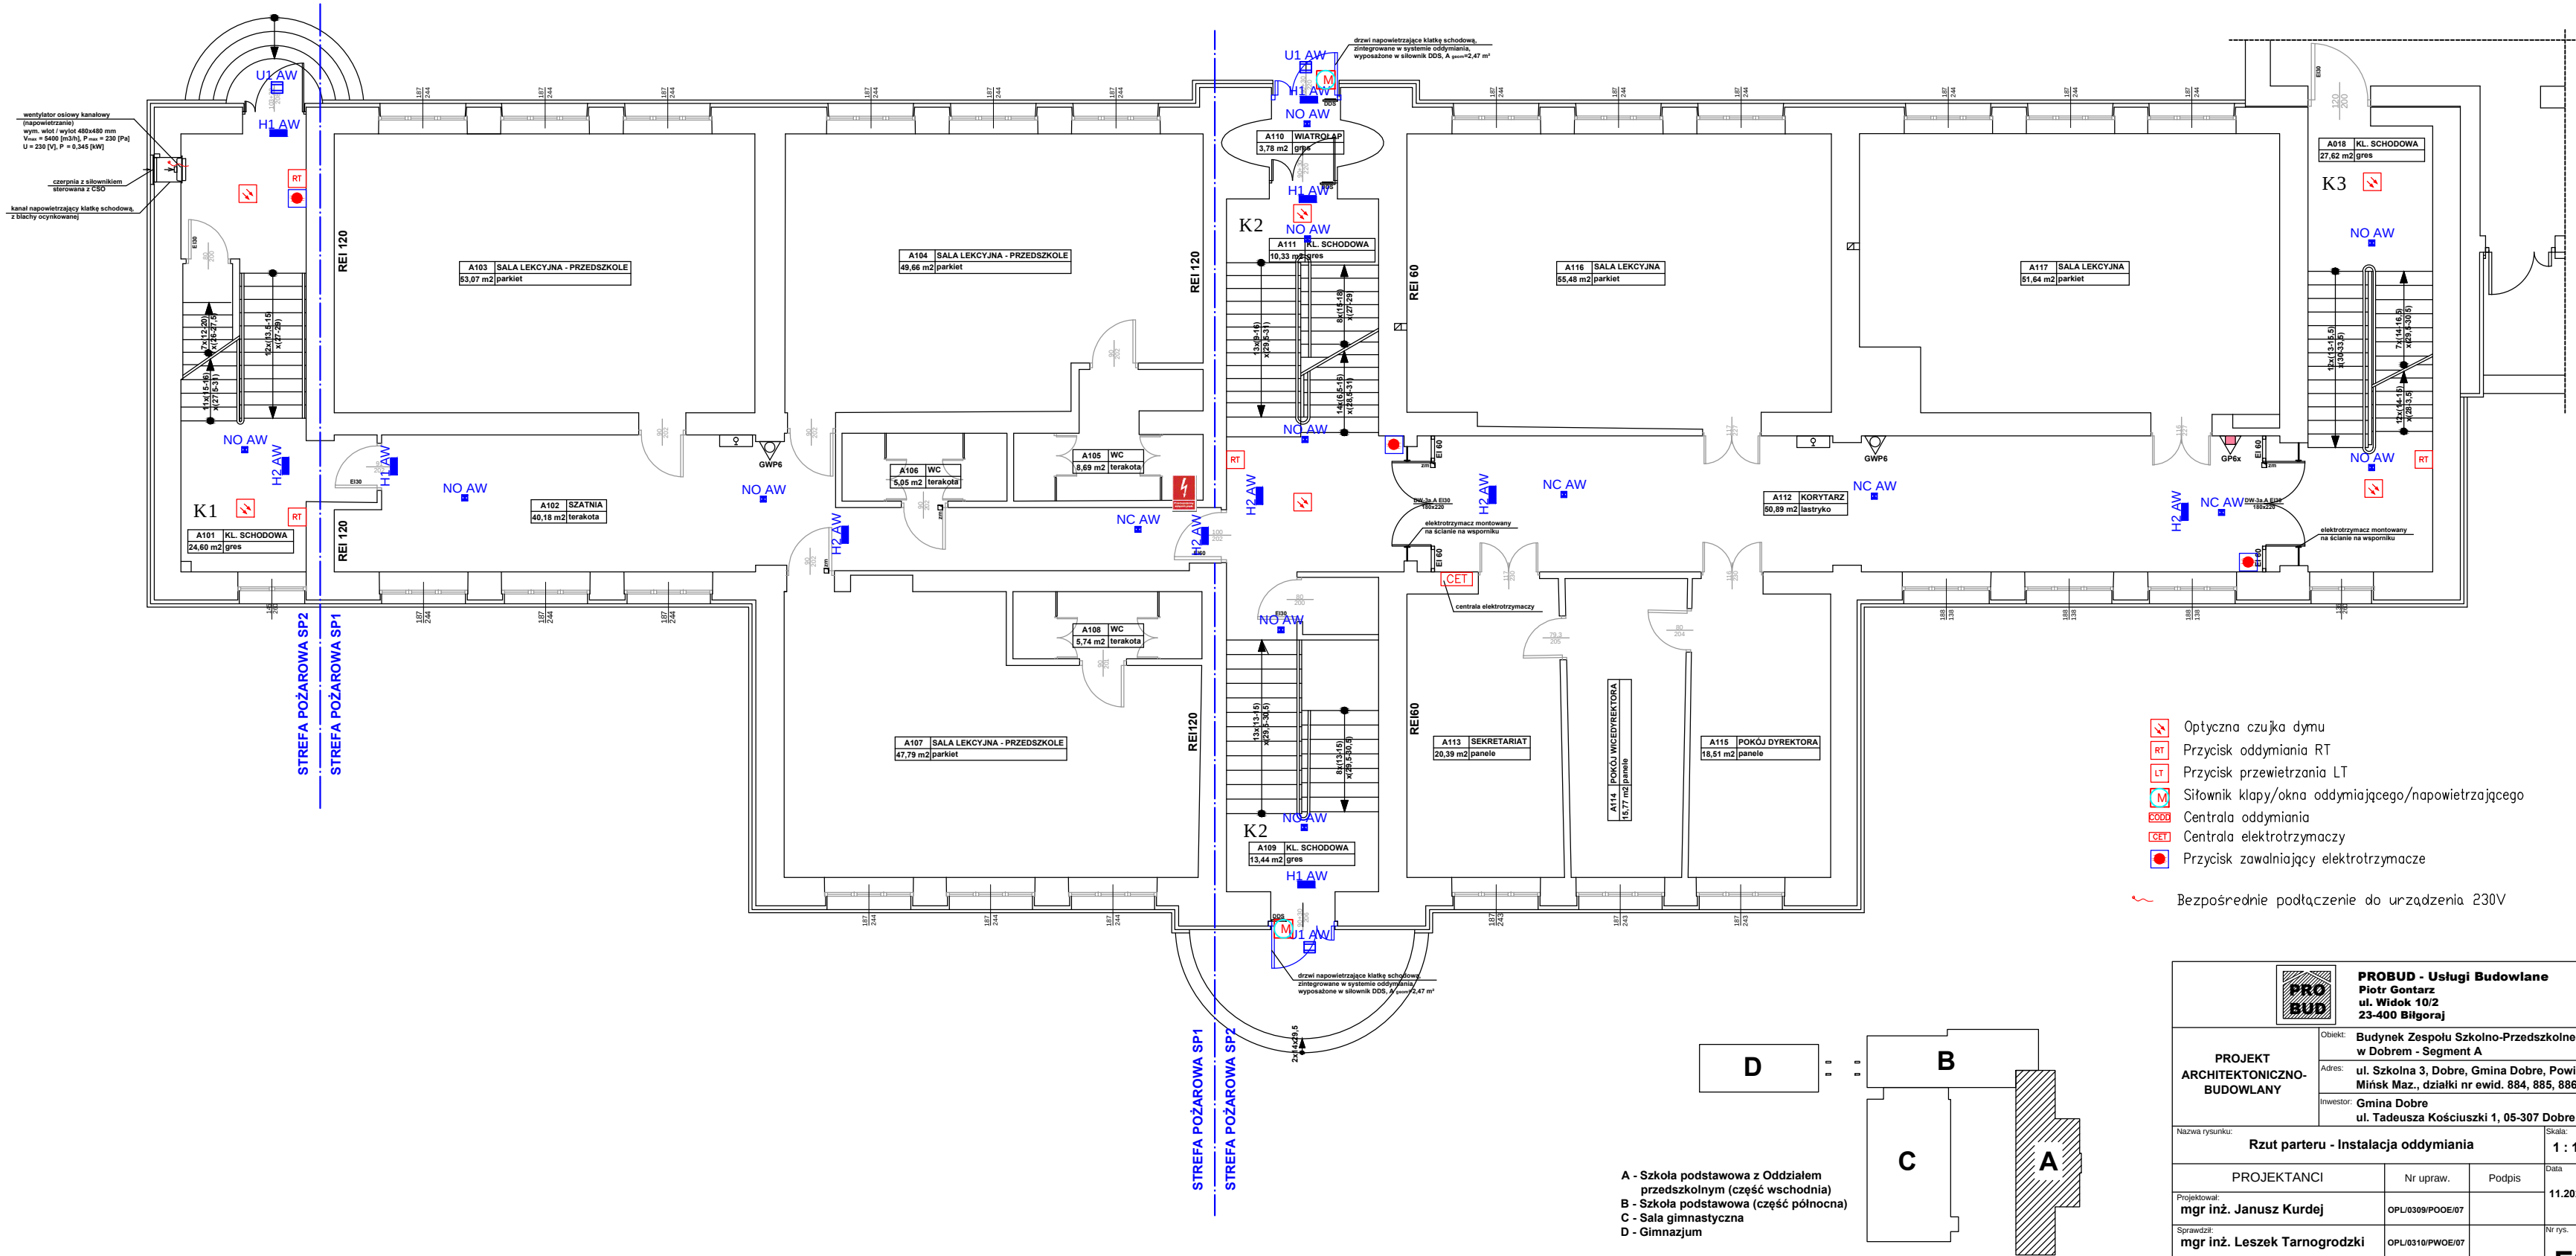

- Optyczna czujka dymu
- Przycisk oddymiania RT
- Przycisk przewietrzania LT
- Siłownik klapy/okna oddymiającego/napowietrzającego
- Centrala oddymiania
- Centrala elektroztrzymaczy
- Przycisk zasilający elektroztrzymacze
- Bezpośrednie podłączenie do urządzenia 230V

PROBUD - Usługi Budowlane Piotr Gontarz ul. Widok 10/2 23-400 Biłgoraj	
PROJEKT ARCHITEKTONICZNO- BUDOWLANY	Obiekt: Budynek Zespołu Szkolno-Przedszkolnego w Dobrem - Segment A
	Adres: ul. Szkolna 3, Dobro, Gmina Dobro, Powiat Mińsk Maz., działki nr ewid. 884, 885, 886/2
Inwestor: Gmina Dobro ul. Tadeusza Kościuszki 1, 05-307 Dobro	
Nazwa rysunku: Rzut parteru - Instalacja oddymiania	
Skala: 1 : 100	
Projektanci: mgr inż. Janusz Kurdej	
Nr upraw.:	
Podpis:	
Data: 11.2021 r.	
Sprawdził: mgr inż. Leszek Tarnogrodzki	
Nr rys.:	
Opracował: inż. Stanisław Kurdej	
E2	