
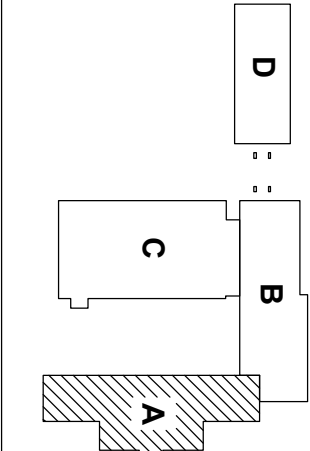


RZUT PIWNIC - SECIOWENI A SKALA 1 : 100

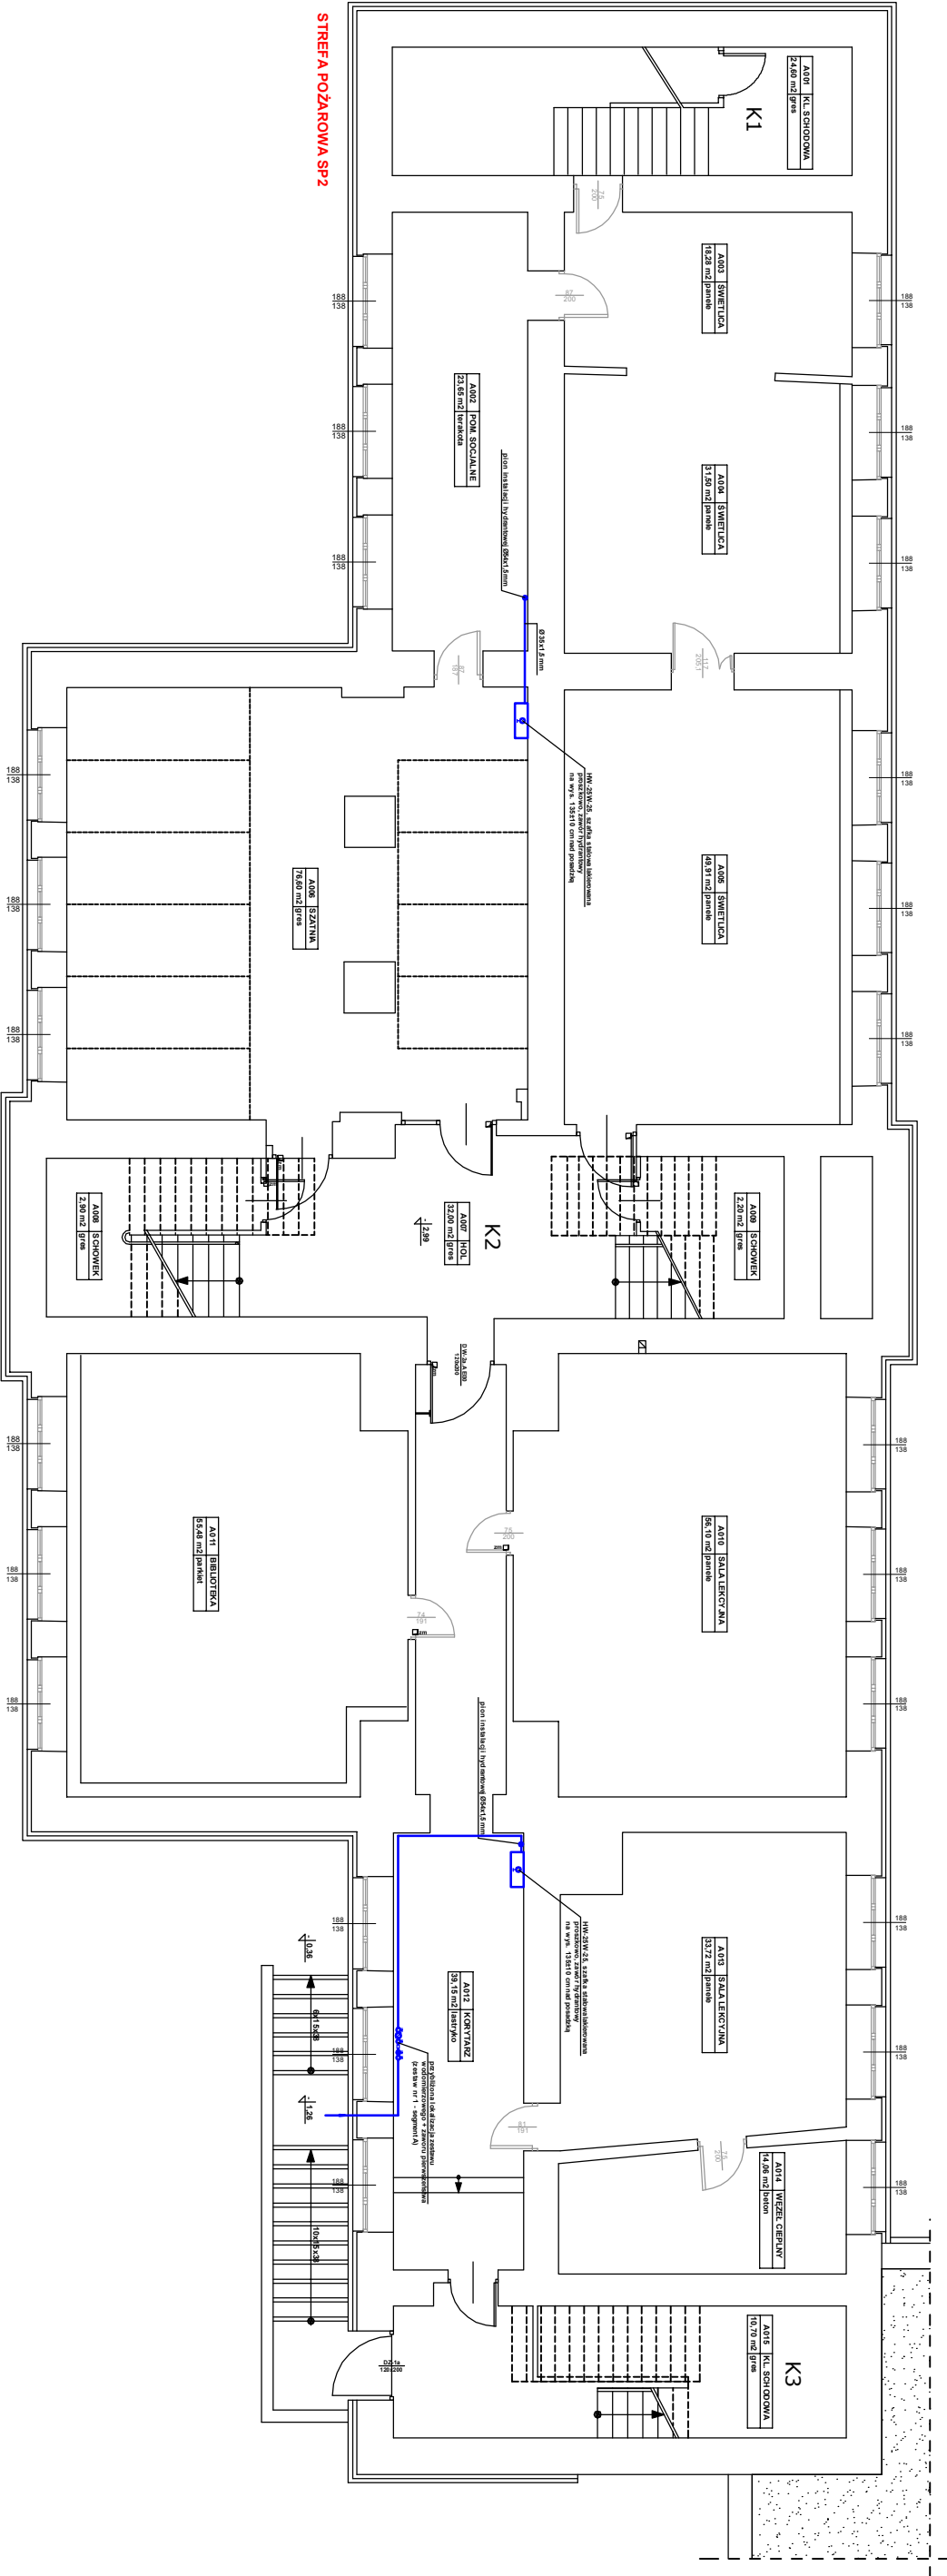

PROBUD - Usługi Budowlane		PROJEKT	
Piotr Gontarz ul. Włók 10/2 23-400 Biłgoraj		ARCHYTEKTONICZNO- BUDOWLANY	
Obiekt: Budynek Zespołu Szkolno-Przedszkolnego w Dobrem - Segment A		Adres: ul. Szkolna 3, Dobro, Gmina Dobro, Powiat Miński Włók, działka nr ewid. 894, 895, 896	
Inwestor: Gmina Dobro ul. Tadeusza Kościuszki 1, 05-307 Dobro		Skala: 1 : 11	
Numer rysunku: Rzut piwnic - Instalacja hydrantowa		Data: 04.202	
Projektanci: mgr inż. Radosław Zakleka		Podpis: S.	
Sprawdził: mgr inż. Albert Zając		Data: 04.202	